


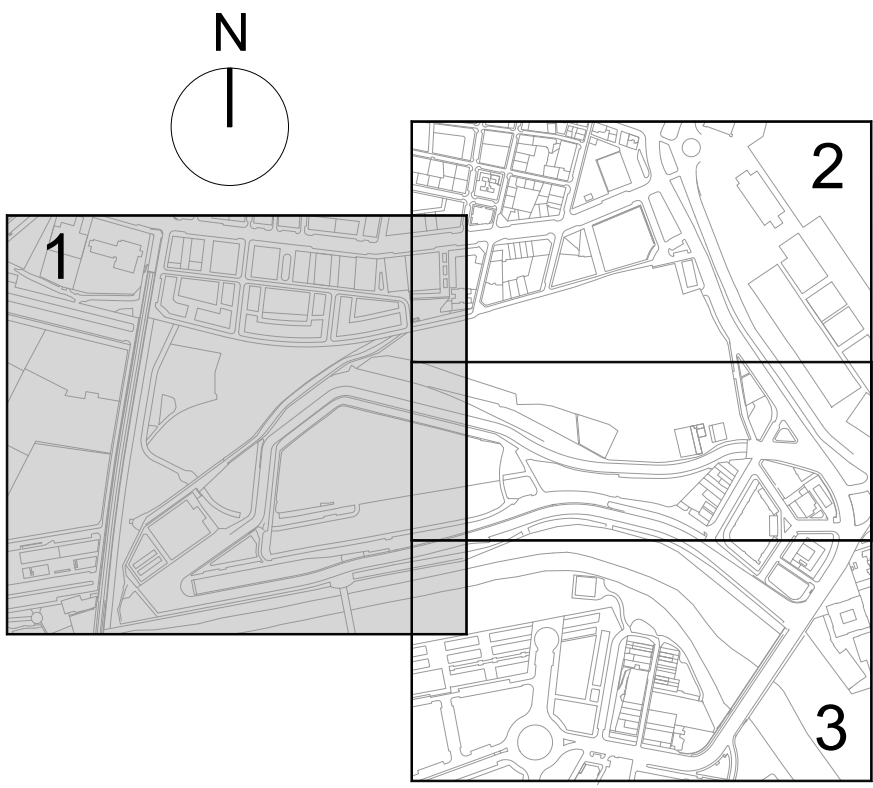

LEYENDA

LEYENDA A DEMOLER O DESMONTAR

- CANALIZACIÓN ALUMBRADO 2 TUBOS PVC Ø90mm
- CRUCE POR CALZADA 3 TUBOS PVC Ø90mm INCLUIDAS 2 ARQUETAS DE 60x60mm CON MARCO Y TAPA DE FUNDICIÓN
- ARQUETA DE 40x40
- CIMENTACIÓN DE COLUMNA NO COLOCADA
- PUNTO DE LUZ EN COLUMNA DE 6m CON LÁMPARA DE 250W INCLUIDA ARQUETA DE 40x40mm CON MARCO Y TAPA
- PUNTO DE LUZ EN FACHADA CON LÁMPARA 250W
- PUNTO DE LUZ EN COLUMNA 6m CON LÁMPARA 250W INCLUIDA ARQUETA DE 40x40mm CON MARCO Y TAPA
- CENTRO DE MANDO (CM)


LEYENDA A MANTENER

- CANALIZACIÓN ALUMBRADO
- CANALIZACIÓN ALUMBRADO AÉREA POR FACHADA
- ARQUETA DE 40x40
- CIMENTACIÓN DE COLUMNA NO COLOCADA
- PUNTO DE LUZ EN FACHADA CON LÁMPARA 150W
- PUNTO DE LUZ EN COLUMNA 6m CON LÁMPARA 250 W INCLUIDA ARQUETA DE 40x40mm CON MARCO Y TAPA
- PUNTO DE LUZ DOBLE EN COLUMNA 6M CON LÁMPARA DE 250W A DESMONTAR
- CENTRO DE MANDO (CM)

LEYENDA A DESMONTAR Y REPONER

- PUNTO DE LUZ DOBLE EN COLUMNA 6M CON LÁMPARA DE 250W A DESMONTAR
- CANALIZACIÓN REPUESTA

REV.	FECHA	OBJETO REVISIÓN	REALIZADO	COMPROBADO	APROBADO	VºBº
Valere+ Equipo Redactor: U.T.E. PROYECTO GRAO-VALENCIA TomásLlavadorARQUITECTOS+INGENIEROS AYUNTAMENT DE VALÈNCIA PROYECTO DE EJECUCIÓN DE LAS OBRAS DE URBANIZACIÓN DEL SECTOR GRAO (VALENCIA) ESTADO ACTUAL RED DE ALUMBRADO PLANTA AFECCIONES Y REPOSICIONES. CUADRANTE 1 FECHA: Junio 2025 ESCALA: 1:1000 GRÁFICA: 0 10 20 30 40 50 m. AUTOR DEL PROYECTO: FCO. JAVIER CORDELLAT GONZÁLEZ Nº PLANO: 5.2.8.1 HOJA 1 DE 3						

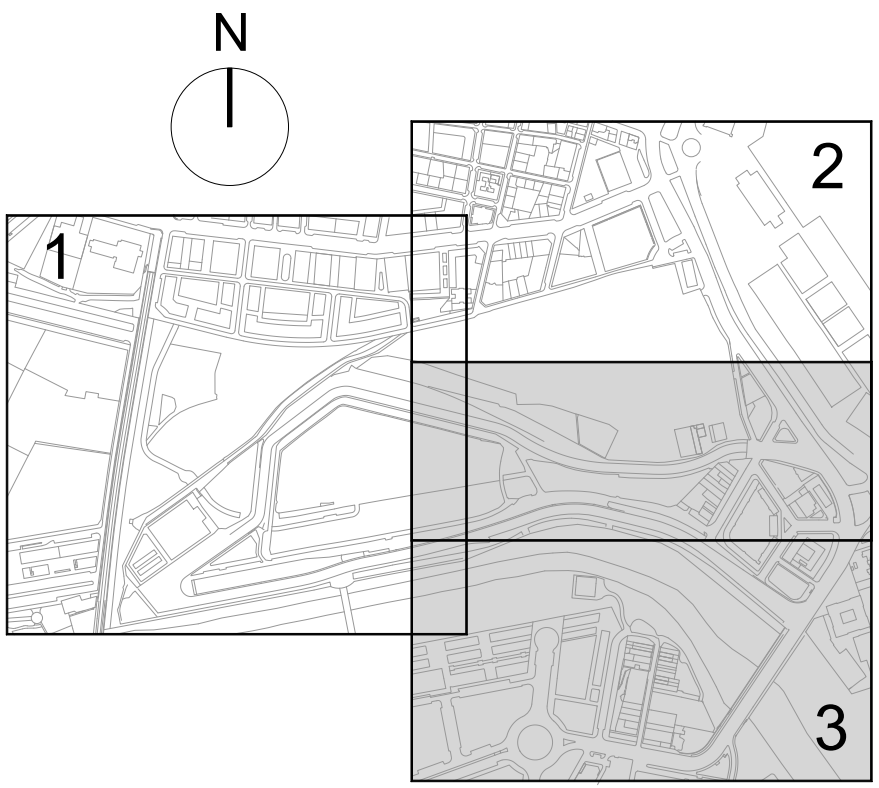

- ### LEYENDA

LEYENDA A DEMOLER O DESMONTAR

 - CANALIZACIÓN ALUMBRADO 2 TUBOS PVC Ø90mm
 - CRUCE POR CALZADA 3 TUBOS PVC Ø90mm INCLUIDAS 2 ARQUETAS DE 60x60mm CON MARCO Y TAPA DE FUNDICIÓN
 - ARQUETA DE 40x40
 - CIMENTACIÓN DE COLUMNA NO COLOCADA
 - PUNTO DE LUZ EN COLUMNA DE 6m CON LÁMPARA DE 250W INCLUIDA ARQUETA DE 40x40mm CON MARCO Y TAPA
 - PUNTO DE LUZ EN FACHADA CON LÁMPARA 250W
 - PUNTO DE LUZ EN COLUMNA 6m CON LÁMPARA 250W INCLUIDA ARQUETA DE 40x40mm CON MARCO Y TAPA
 - CENTRO DE MANDO (CM)
- #### LEYENDA A MANTENER

 - CANALIZACIÓN ALUMBRADO
 - CANALIZACIÓN ALUMBRADO AÉREA POR FACHADA
 - ARQUETA DE 40x40
 - CIMENTACIÓN DE COLUMNA NO COLOCADA
 - PUNTO DE LUZ EN FACHADA CON LÁMPARA 150W
 - PUNTO DE LUZ EN COLUMNA 6m CON LÁMPARA 250 W INCLUIDA ARQUETA DE 40x40mm CON MARCO Y TAPA
 - PUNTO DE LUZ DOBLE EN COLUMNA 6M CON LÁMPARA DE 250W A DESMONTAR
 - CENTRO DE MANDO (CM)
- #### LEYENDA A DESMONTAR Y REPONER

 - PUNTO DE LUZ DOBLE EN COLUMNA 6M CON LÁMPARA DE 250W A DESMONTAR
 - CANALIZACIÓN REPUESTA

REV.	FECHA	OBJETO REVISIÓN	REALIZADO	COMPROBADO	APROBADO	VºBº

EQUIPO REDACTOR: U.T.E. PROYECTO GRAO-VALENCIA

TomásLlavadorARQUITECTOS+INGENIEROS

INGENIEROS CONSULTORES Y ARQUITECTOS

PROYECTO DE EJECUCIÓN DE LAS OBRAS DE URBANIZACIÓN DEL SECTOR GRAO (VALENCIA)

TÍTULO PLANO: ESTADO ACTUAL
RED DE ALUMBRADO
PLANTA AFECCIONES Y REPOSICIONES. CUADRANTE 3

FECHA: Junio 2025	ESCALA: 1:1000	GRÁFICA: 0 10 20 30 40 50 m.
AUTOR DEL PROYECTO:		Nº PLANO:
FCO. JAVIER CORDELLAT GONZÁLEZ I.C.C.P.	JOSE Mª TOMÁS LLAVADOR DR. ARQUITECTO	5.2.8.1 HOJA 3 DE 3